


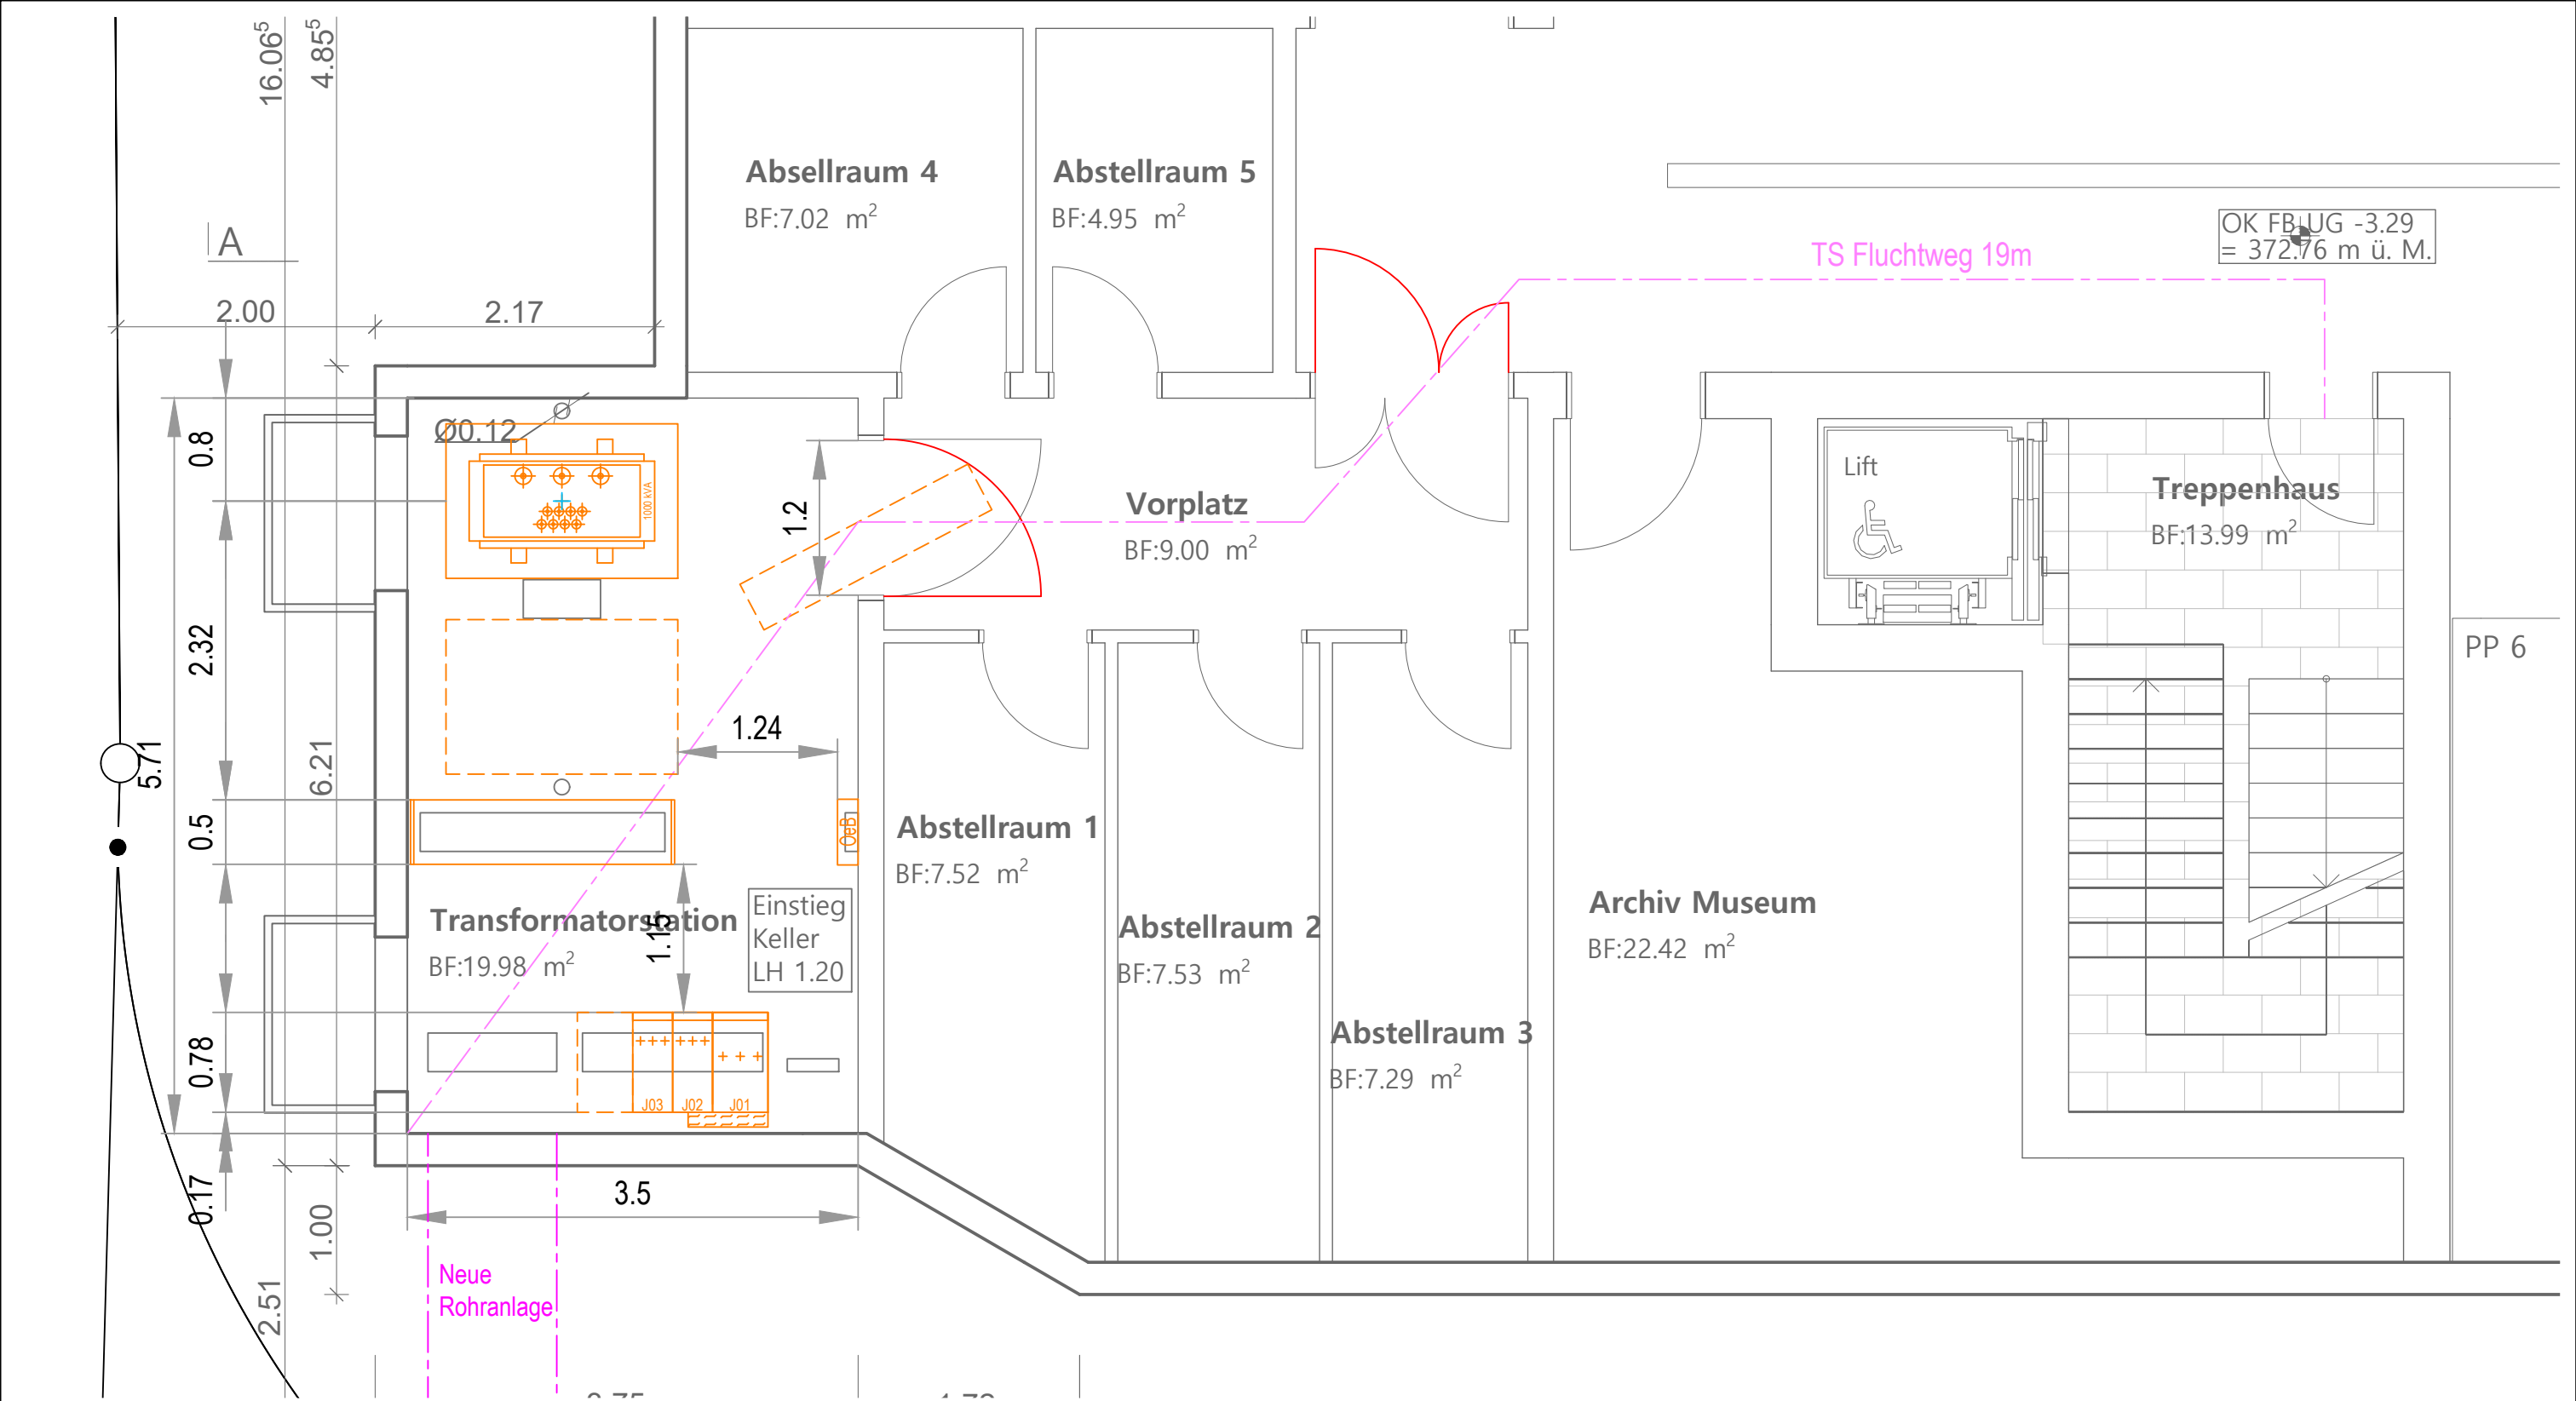

TS 38 Heuweg
Netzstation, TB Rapperswil
A0014.01.27

Montageplan
Grundriss UG

Massstab:
1:50
Format:
A3

 
Zeichnungsnummer: A00114_01_27_19_01
Layoutbezeichnung: MP_GR_UG_01

Stand:
Projekt

Druckdatum:
18.01.24

Rev.	Änderungen	Datum	Visum	Rev.	Änderungen	Datum	Visum
1.	Plandokument erstellt	11.10.23	FS	8.			
2.	Projekt mit neuem Grundriss	12.01.24	FS	9.			
3.	Aussparungen eingezeichnet	18.01.24	FS	10.			
4.				11.			
5.				12.			
6.				13.			
7.				14.			

Auftraggeber:

 **TBR**
Technische Betriebe Rapperswil
Energieversorgung

POSTSTRASSE 9
5102 RUPPERSWIL
TEL 062 889 23 66
FAX 062 889 23 23

Elektroplanung:
power fs Engineering

fs power engineering gmbh
Aarauerstrasse 1, 5018 Erlinsbach
+41 (76) 371 71 90
siegel@fsp-eng.ch