



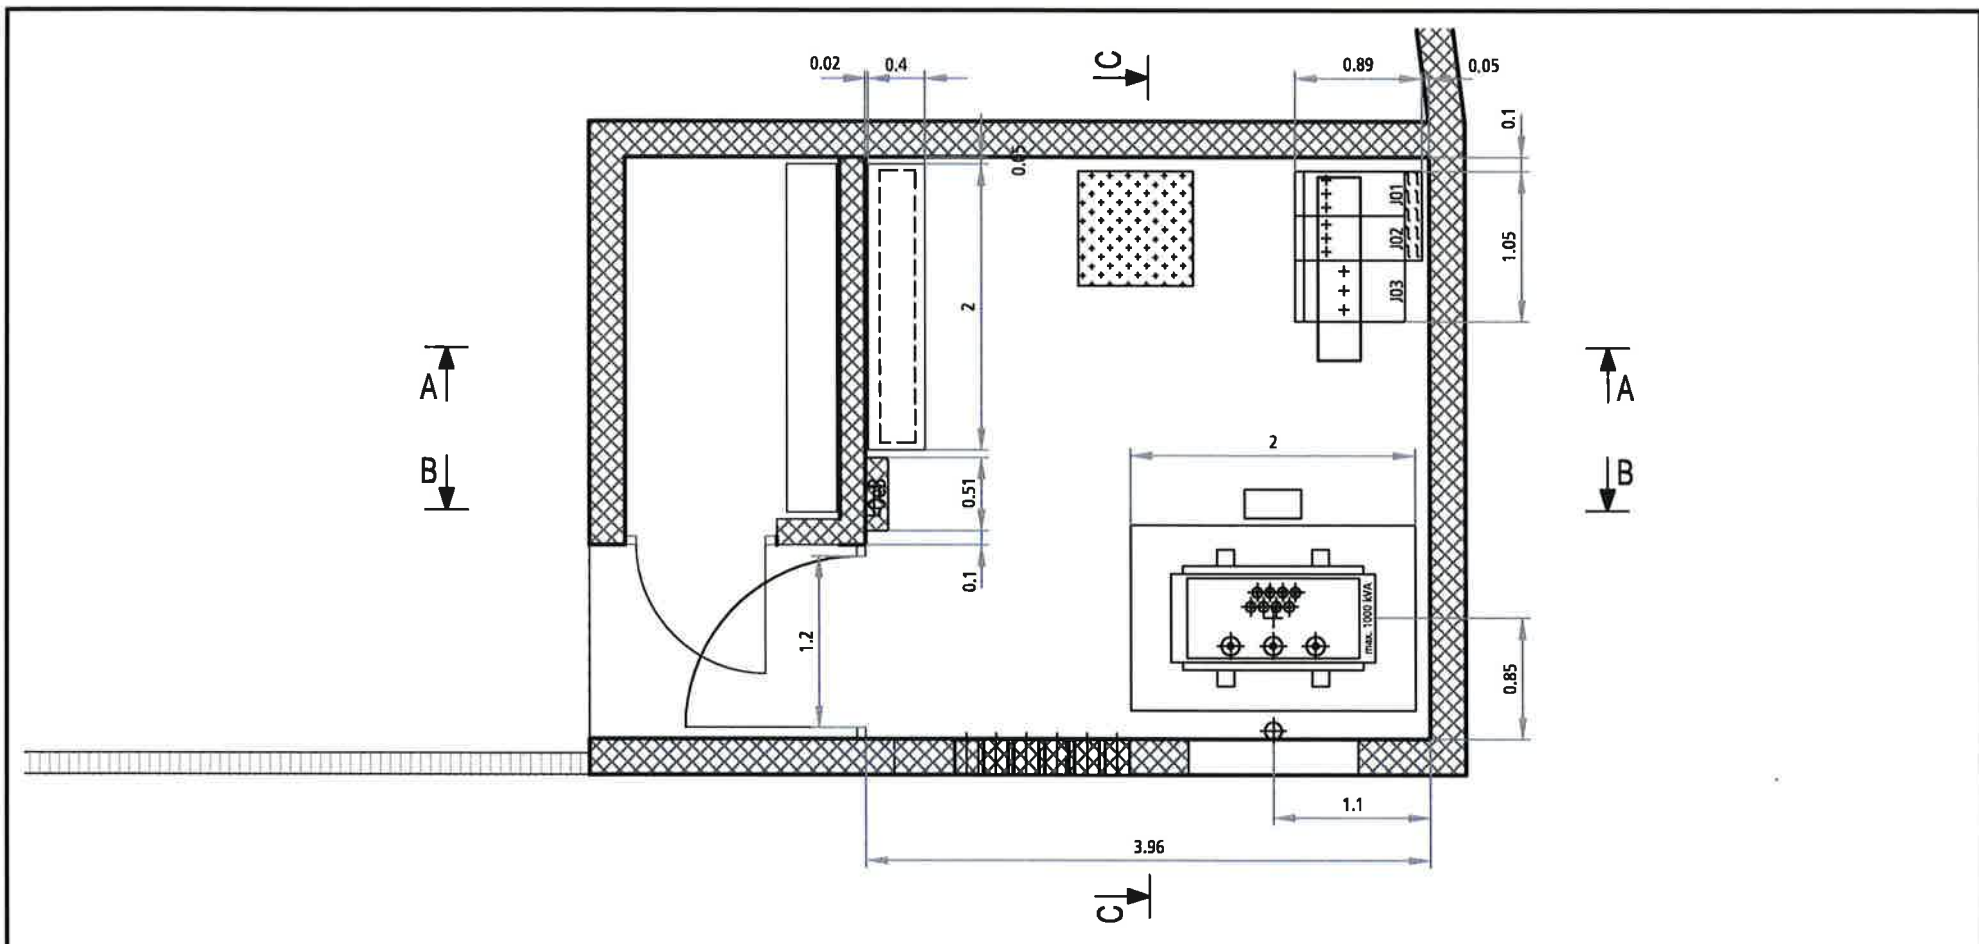

TS 34 Obstgarten TB Rapperswil A0014.01.21				Montageplan Trafostation Grundriss				Massstab: 1:50		Auftraggeber:  TBR Technische Betriebe Rapperswil Energieversorgung POSTSTRASSE 9 5102 RUPPERSWIL TEL 062 889 23 66 FAX 062 889 23 23					
Zeichnungsnummer: A0014_01_21_19_01 Layoutbezeichnung: MP_MS_Grundriss				Stand: Ausführung				Format: A4				Druckdatum: 17.04.22			
Rev.		Änderungen		Datum		Visum		Rev.				Änderungen		Datum	
1.		Plandokument erstellt		17.04.22		FS		8.							
2.								9.							
3.								10.							
4.								11.							
5.								12.							
6.								13.							
7.								14.							

Elektroplanung:	
powerfsengineering	
fs power engineering gmbh Aaraustrasse 1, 5018 Erlinsbach +41 (76) 371 71 90 siegel@fsp-eng.ch	

Schnitt A-A

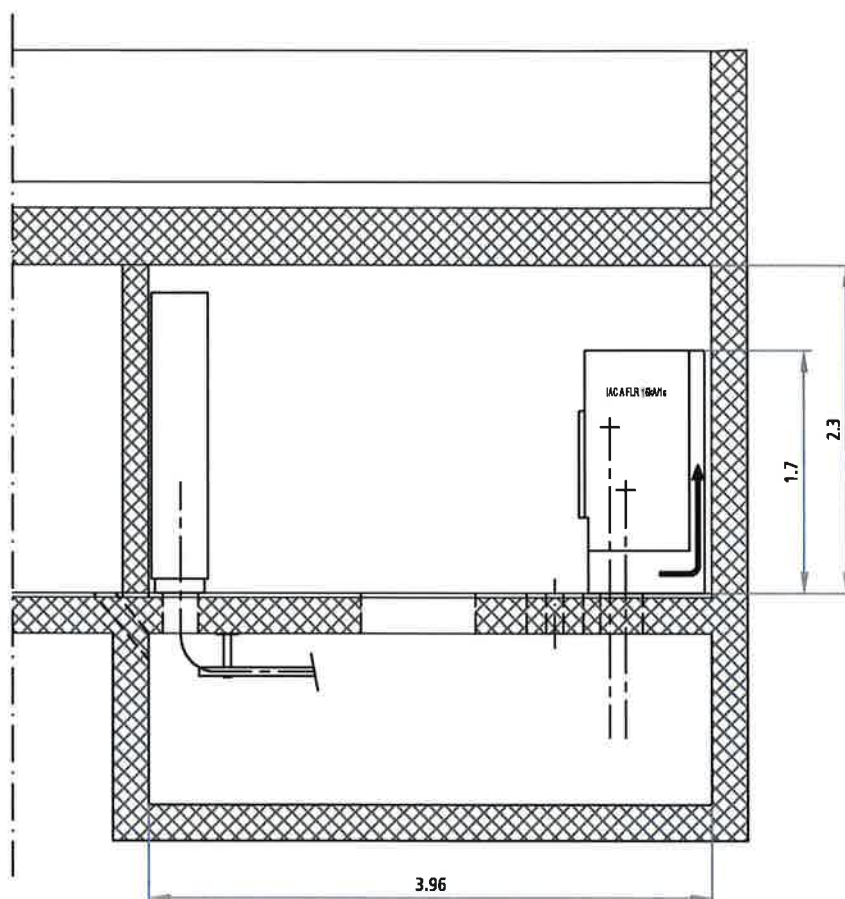

TS 34 Obstgarten
TB Rapperswil
A0014.01.21

Montageplan
Trafostation
Schnitt A-A

Massstab:
1:50

Format:
A4

Auftraggeber:



TBR
Technische Betriebe Rapperswil
Energieversorgung

POSTSTRASSE 9
5102 RUPPERSWIL
TEL 062 889 23 66
FAX 062 889 23 23

Elektroplanung:

power fs Engineering

fs power engineering gmbh
Aaraustrasse 1, 5018 Erlinsbach

+41 (76) 371 71 90
siegel@fsp-eng.ch


Zeichnungsnummer: A0014_01_21_19_01
Layoutbezeichnung: MP_MS_Schnitt_A

Stand:
Ausführung

Druckdatum:
17.04.22

Rev.	Änderungen	Datum	Visum	Rev.	Änderungen	Datum	Visum
1.	Plandokument erstellt	17.04.22	FS	8.			
2.				9.			
3.				10.			
4.				11.			
5.				12.			
6.				13.			
7.				14.			

Schnitt B-B

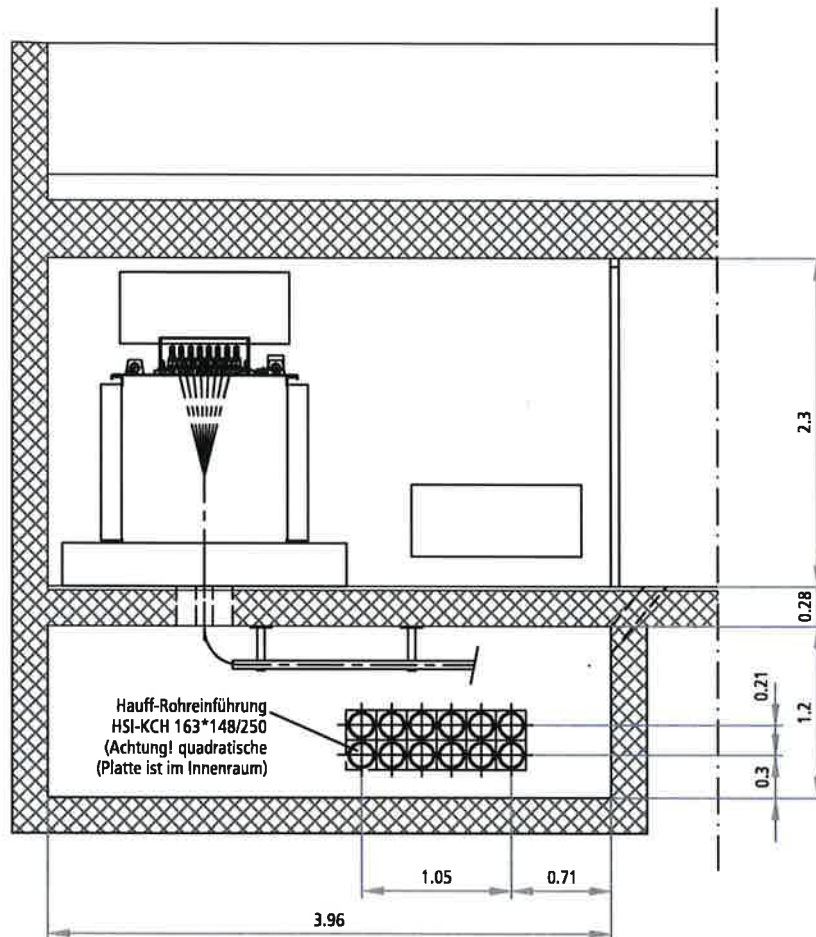

TS 34 Obstgarten
TB Rapperswil
A0014.01.21

Montageplan
Trafostation
Schnitt B-B

Massstab:
1:50

Format:
A4

Auftraggeber:



TBR
Technische Betriebe Rapperswil
Energieversorgung

POSTSTRASSE 9
5102 RAPPERSWIL
TEL 062 889 23 66
FAX 062 889 23 23

Zeichnungsnummer: A0014_01_21_19_01
Layoutbezeichnung: MP_MS_Schnitt_B

Stand:
Ausführung

Druckdatum:
17.04.22


Rev.	Änderungen	Datum	Visum	Rev.	Änderungen	Datum	Visum
1.	Plandokument erstellt	17.04.22	FS	8.			
2.				9.			
3.				10.			
4.				11.			
5.				12.			
6.				13.			
7.				14.			

Elektroplanung:

power fS Engineering

fs power engineering gmbh
Aaraustrasse 1, 5018 Erlinsbach

+41 (76) 371 71 90
siegel@fsp-eng.ch

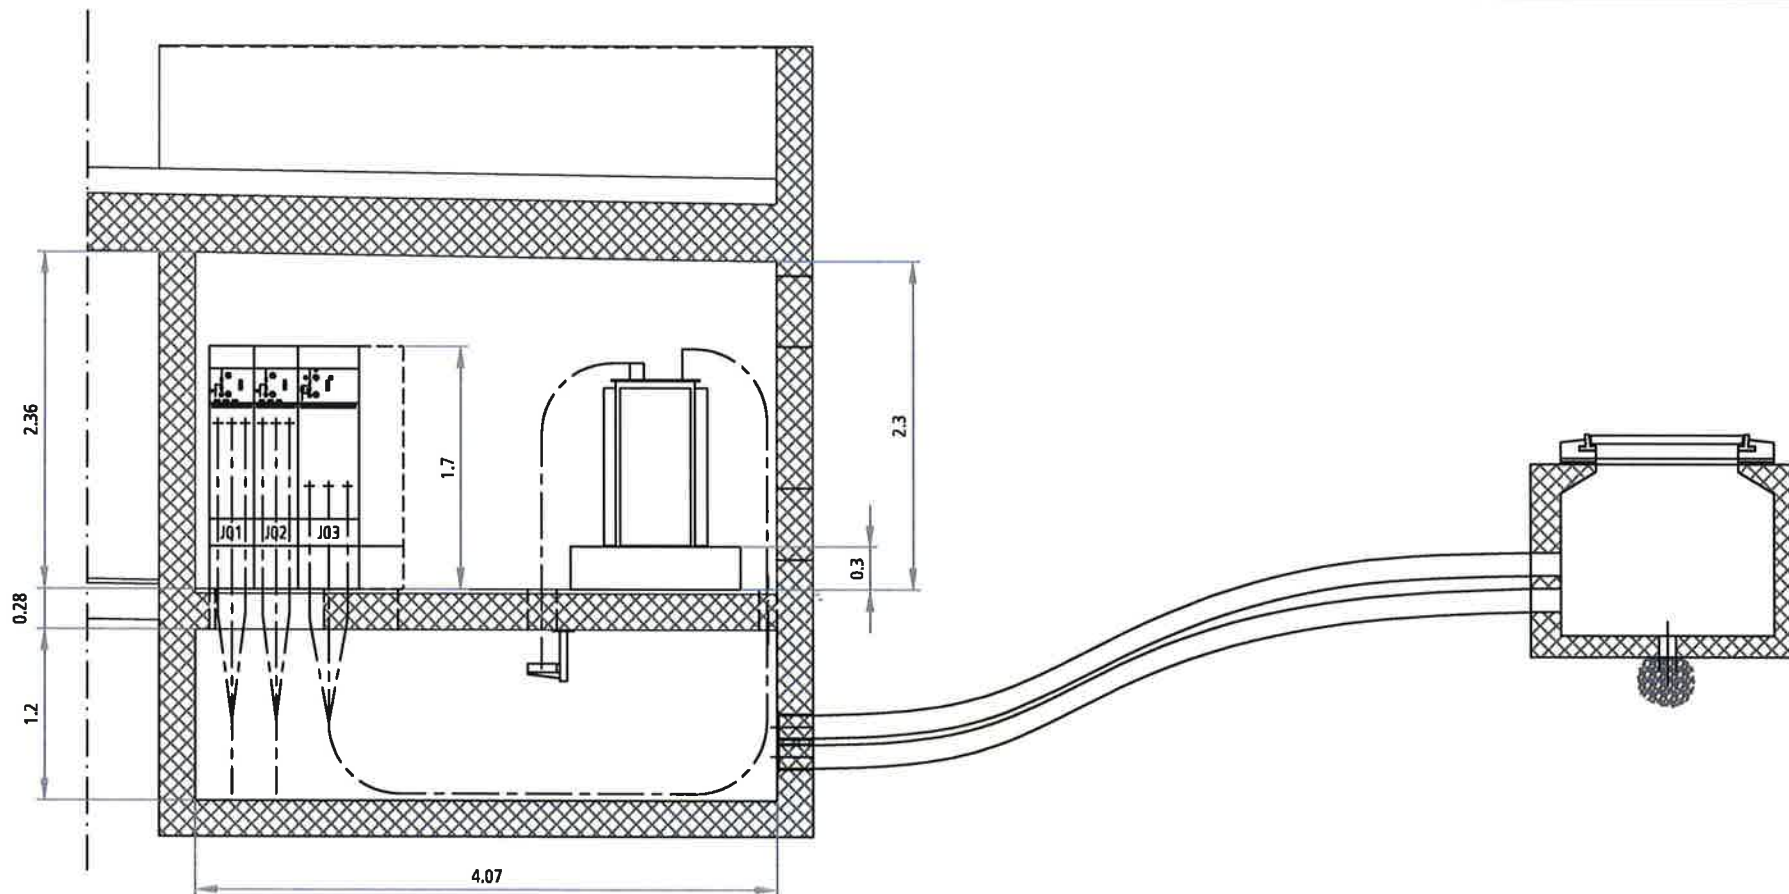

TS 34 Obstgarten
TB Rapperswil
A0014.01.21

Montageplan
Trafostation
Schnitt C-C

Massstab:
1:50
Format:
A4

Auftraggeber:



TBR
Technische Betriebe Rapperswil
Energieversorgung

POSTSTRASSE 9
5102 RAPPERSWIL
TEL 062 889 23 66
FAX 062 889 23 23

Elektroplanung:

power fs engineering

fs power engineering gmbh
Aaraustrasse 1, 5018 Erlinsbach

+41 (76) 371 71 90
siegel@fsp-eng.ch

Zeichnungsnummer: A0014_01_21_19_01
Layoutbezeichnung: MP_MS_Schnitt_C

Stand:
Ausführung

Druckdatum:
17.04.22

Rev.	Änderungen	Datum	Visum	Rev.	Änderungen	Datum	Visum
1.	Plandokument erstellt	17.04.22	FS	8.			
2.				9.			
3.				10.			
4.				11.			
5.				12.			
6.				13.			
7.				14.			